


contatore Enel entro quadro in vetroresina
quadro stringhe entro quadro in vetroresina
quadro interruttore generale QIG entro quadro in vetroresina
contatore Enel energia prodotta dall'impianto fotovoltaico
quadro fotovoltaico
UPS per impianto fotovoltaico
n°2 inverter impianto fotovoltaico
n°3 pulsanti di sgancio per:
- sgancio generale impianto elettrico;
- sgancio soccorritore luci emergenza;
- sgancio fotovoltaico
salita canale al piano 1°
quadro luci sicurezza QLS
soccorritore per illuminazione sicurezza 1000VA autonomia 1 ora a pieno carico, conforme alla Norma CEI EN 50171
quadro generale QG
rack dati
Vano scala
1° soccorso ufficio
Servizi/Doccie
Spogliatoio
Ginnastica Artistica
Area schermo pedane complanari con la quota del pavimento.
Rincorsa aggiuntiva = 964 per garantire i 25 mt regolamentari
Centralino 12 moduli DIN da incasso IP40 con porta, da installare ad altezza 1,4m contenente:
n°1 sezionatore 2x32A con funzione di interruttore generale,
n°3 interruttori magnetotermici 1P+N 16A Pdi=4,5kA per protezione prese per schermo,
N°3 prese Unel 10/16A per schermo ad incasso h=45cm
N°1 presa Unel 10/16A di servizio ad incasso h=45mm (alimentata da QG)

PIANTA PIANO TERRA
- SCALA 1:100 -

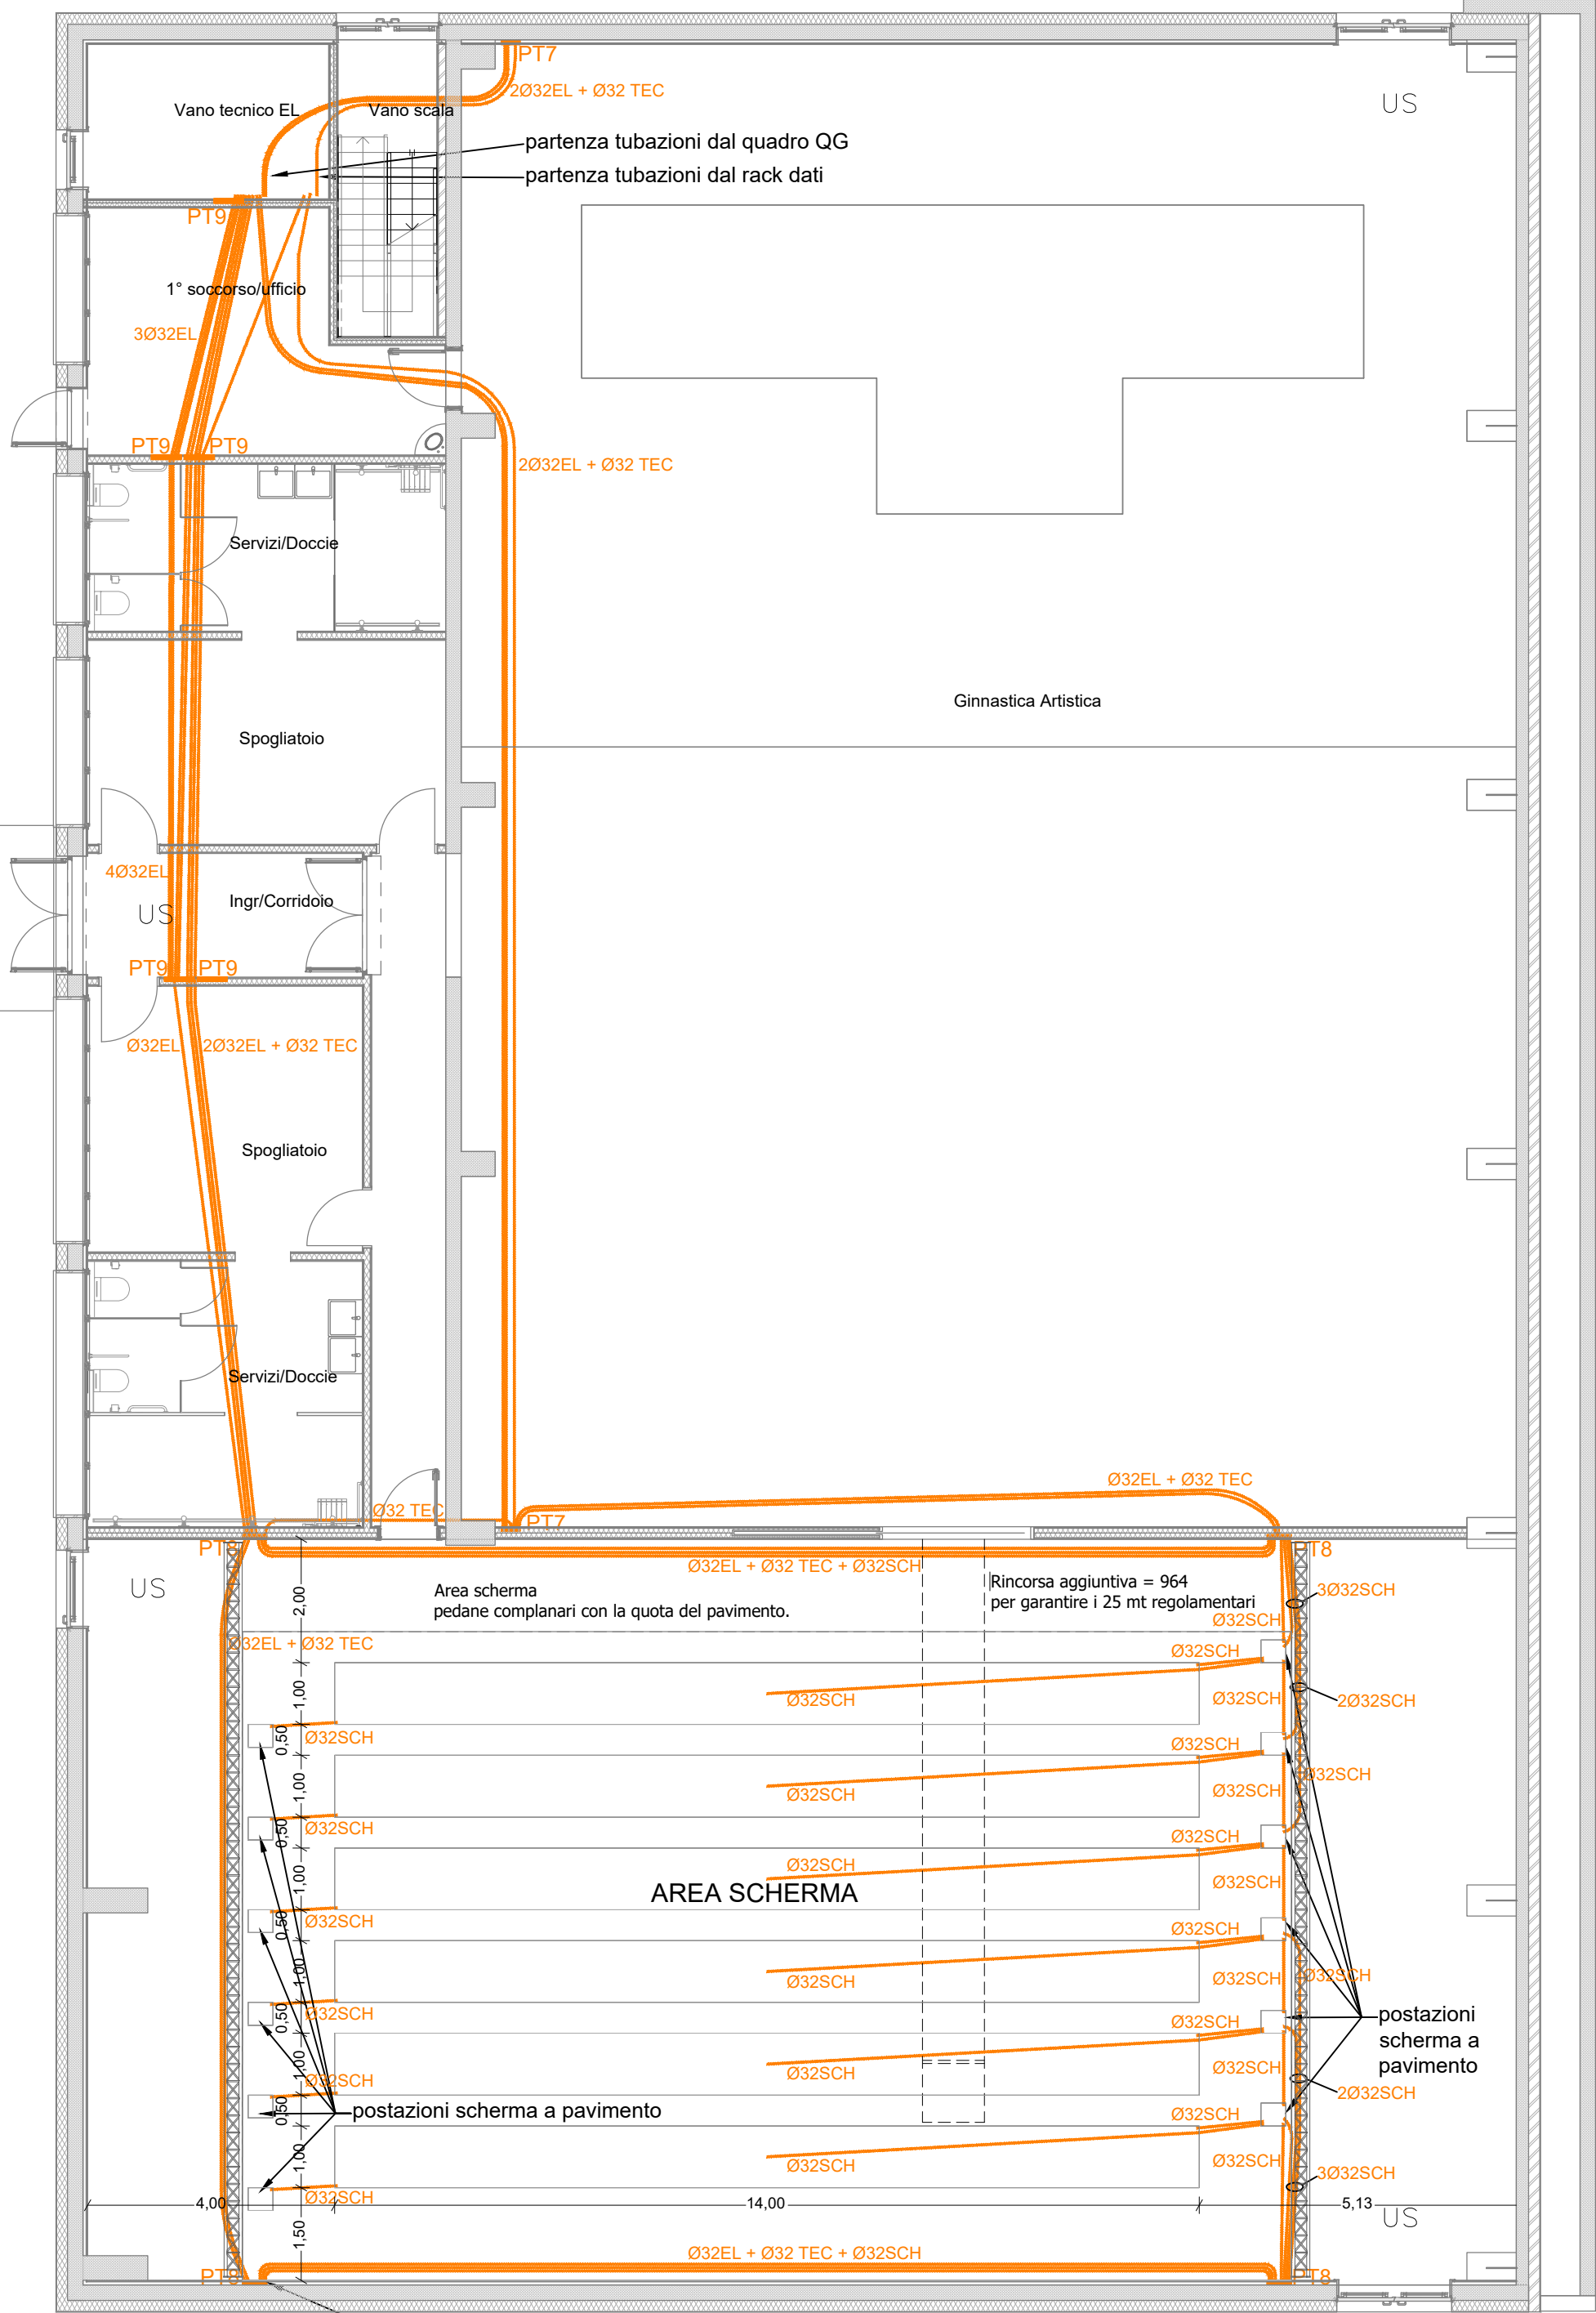

PIANTA PIANO TERRA
TUBAZIONI MONTANTI A PAVIMENTO
DA POSARE SOTTO IL MASSETTO
- SCALA 1:100 -

LEGENDA SIGLE
Ø32EL + Ø32 TEC + Ø32SCH
TUBAZIONI PER CAVI SCHERMA
TUBAZIONI PER IMPIANTI TECNOLOGICI
TUBAZIONI PER IMPIANTO ELETTRICO
N.B. LE SCATOLE DI DERIVAZIONE DOVRANNO ESSERE DOTATE DI SETTO INTERNO DI SEPARAZIONE




PARTICOLARE LED PANEL AD INCASSO NEL CONTROSOFFITTO 60x60cm, CON SORGENTE LUMINOSA A LED 36W IDONEA PER UFFICI, UGR19 TIPO BEGHELLI BACKLIGHT PANEL cod.70085. TEMPERATURA DI COLORE 4000K. FLUSSO LUMINOSO IN USCITA 3600 lm. EMISSIONE DIRETTA. EFFICIENZA LUMINOSA 100 lm/W. RESA CROMATICA CRI > 80. UGR 19. CLASSE II DI ISOLAMENTO. GRADO DI PROTEZIONE IP40. RESISTENZA AGLI URTI IK05.



PARTICOLARE LED PANEL AD INCASSO NEL CONTROSOFFITTO 60x60cm, CON SORGENTE LUMINOSA A LED 36W TIPO BEGHELLI LED PANEL cod.40113. TEMPERATURA DI COLORE 4000K. FLUSSO LUMINOSO IN USCITA 4000 lm. EMISSIONE DIRETTA. EFFICIENZA LUMINOSA 111 lm/W. RESA CROMATICA CRI >90. UGR 19. CLASSE II DI ISOLAMENTO. GRADO DI PROTEZIONE IP65. RESISTENZA AGLI URTI IK05.



PARTICOLARE FARETTO AD INCASSO NEL CONTROSOFFITTO CON SORGENTE LUMINOSA A LED 22W TIPO BEGHELLI DOWNLIGHT FUNZIONE3 LED cod.170EDMC. TEMPERATURA DI COLORE 4000K. FLUSSO LUMINOSO IN USCITA 2700 lm. EMISSIONE DIRETTA. EFFICIENZA LUMINOSA 110 lm/W. RESA CROMATICA CRI >90. CLASSE II DI ISOLAMENTO. GRADO DI PROTEZIONE IP40. RESISTENZA AGLI URTI IK07. DIAMETRO 235mm

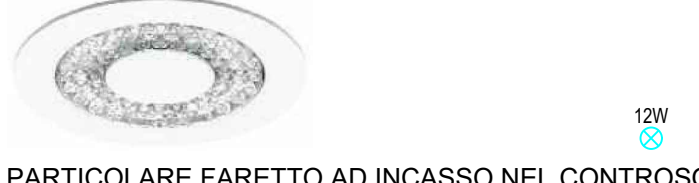

PARTICOLARE FARETTO AD INCASSO NEL CONTROSOFFITTO CON SORGENTE LUMINOSA A LED 12W TIPO BEGHELLI DOWNLIGHT FUNZIONE3 LED cod.226EDMC. TEMPERATURA DI COLORE 4000K. FLUSSO LUMINOSO IN USCITA 1500 lm. EMISSIONE DIRETTA. EFFICIENZA LUMINOSA 110 lm/W. RESA CROMATICA CRI >90. CLASSE II DI ISOLAMENTO. GRADO DI PROTEZIONE IP40. RESISTENZA AGLI URTI IK07. DIAMETRO 235mm



PARTICOLARE CORPO ILLUMINANTE A PLAFONE CON SORGENTE LUMINOSA A LED 5.8W PER ESTERNI TIPO SIMES cod.S.6646W.24. TEMPERATURA DI COLORE 3000K. FLUSSO LUMINOSO IN USCITA 459 lm. EMISSIONE DIRETTA, APERTURA FASCIO 33°. RESA CROMATICA CRI 90. CLASSE I DI ISOLAMENTO. GRADO DI PROTEZIONE IP65. RESISTENZA AGLI URTI IK06. DIMENSIONI 110x110mm, ALTEZZA 124mm

LEGENDA IMPIANTO ELETTRICO			
	INTERRUTTORE UNIPOLARE		PRESA UNEL CON ALVEOLI PROTETTI 10/16A
	DEVIATORE UNIPOLARE		PULSANTE A TIRANTE
	PULSANTE		PUNTO VISUALIZZAZIONE ALLARME TIRETTA
	RILEVATORE INFRAROSSO PER COMANDO LUCE A 360°		PULSANTE DI RESET ALLARME TIRETTA
	PROIETTORE CON SORGENTE LUMINOSA A LED 420W, OTTICA EXTRA AMPIA, CERTIFICATO PER PALESTRE		COMMUTATORE INSTABILE 1-0-2 PER COMANDO FINESTRE MOTORIZZATE
	PROIETTORE CON SORGENTE LUMINOSA A LED 360W, OTTICA EXTRA AMPIA, CERTIFICATO PER PALESTRE		ALIMENTAZIONE FINESTRA MOTORIZZATA
	PLAFONIERA STAGNA CON SORGENTE LUMINOSA A LED 53W		ALIMENTAZIONE PHON ASCIUGAMANI/ ASCIUGACAPELLI (SOLO predisposizione di scatola portafuoco e tubazione)
	PLAFONIERA STAGNA CON SORGENTE LUMINOSA A LED 28W		PULSANTE DI SGANCIO TIPO LUMINOSO CON VETRO A ROMPERE
	LED PANEL 60x60 AD INCASSO NEL CONTROSOFFITTO CON SORGENTE LUMINOSA A LED 36W UGR19		QUADRO ELETTRICO
	LED PANEL 60x60 AD INCASSO NEL CONTROSOFFITTO CON SORGENTE LUMINOSA A LED 36W IP65		CONTATORE ENEL
	FARETTO AD INCASSO NEL CONTROSOFFITTO CON SORGENTE LUMINOSA A LED 19W		INVERTER IMPIANTO FOTOVOLTAICO
	FARETTO AD INCASSO NEL CONTROSOFFITTO CON SORGENTE LUMINOSA A LED 12W		RACK DATI
	CORPO ILLUMINANTE A PLAFONE PER ESTERNI CON SORGENTE LUMINOSA A LED 5.8W		CANALA METALLICA
	LAMPADA DI EMERGENZA AUTOLIMENTATA DELLA POTENZA INDICATA IN PLANIMETRIA		CALATA CANALIZZAZIONI
	LAMPADA DI EMERGENZA DELLA POTENZA INDICATA IN PLANIMETRIA ALIMENTATA DA GRUPPO SOCCORRITORE		SALITA CANALIZZAZIONI
	PLAFONIERA CERTIFICATA PER PALESTRE CON FUNZIONE DI LAMPADA D'EMERGENZA ALIMENTATA DA GRUPPO SOCCORRITORE		SCATOLA DI DERIVAZIONE
	ASPIRATORE (SOLO predisposizione di tubazione)		POZZETTO PER IMPIANTO ELETTRICO CON INDICAZIONE DELLE DIMENSIONI
	TERMOSTATO AMBIENTE (SOLO predisposizione di scatola portafuoco e tubazione)		POZZETTO PER IMPIANTO TELECOM / PREDISPOSIZIONE FIBRA OTTICA CON INDICAZIONE DELLE DIMENSIONI
	ELETTROPOMPA		CAVIDOTTI INTERRATI PER IMPIANTO ELETTRICO
	PANNELLO DI COMANDO UNITA' DI CLIMATIZZAZIONE		CAVIDOTTI INTERRATI PER IMPIANTO TELECOM / PREDISPOSIZIONE FIBRA OTTICA
	UNITA' INTERNA DI CLIMATIZZAZIONE		DISPENSORE DI TERRA
	CONNETTORE DATI RJ45 CAT.6		CORDA NUDA IN RAME DI SEZIONE 35mmq

Finanziato dall'Unione europea
NextGenerationEU
COMUNE DI BELLUNO
PIANO NAZIONALE DI RIPRESA E RESILIENZA (PNRR)
MISSIONE 5 COMPONENTE C 2.3
INVESTIMENTO 3.1 "SPORT E INCLUSIONE SOCIALE" - CLUSTER 1

NUOVA PALESTRA POLIFUNZIONALE "DE MAS 2"

DIREZIONE LAVORI



Il progettista generale:
ing. L. Righele
(firmato digitalmente)
Gruppo di lavoro:
ing. L. Righele
per. ind. P. Benedetti
per. ind. A. M. Dalla Libera
Il CSP:
geom. D. Buffa
(firmato digitalmente)
Il RUP:
ing. P. Tonon
(firmato digitalmente)

PIANIMETRIA IMPIANTO ELETTRICO PIANO TERRA - TUBAZIONI MONTANTI A PAVIMENTO

REVISIONE:	DATA:	SCALA:	FILE:
n° ___ del ___	28/02/2024	1:100	1963-B-IMP-TAV04_Pianta elettrico.dwg
n° ___ del ___	ELABORATO:	VERIFICATO:	APPROVATO:
n° ___ del ___	per. ind. A. M. Dalla Libera	ing. Lorenzo Righele	ing. Lorenzo Righele
n° ___ del ___	2024/011		1963-B-IMP-TAV04.2.0



COMUNE DI BELLUNO - PROVINCIA DI BELLUNO		
COMMITTENTE	COMUNE DI BELLUNO - PIAZZA DUOMO, 1 - 32100 BELLUNO (BL)	
OGGETTO	ELABORATI GRAFICI: STATO REALIZZATO - AS BUILT	
NUOVA PALESTRA POLIFUNZIONALE "DE MAS 2"		
CERTIFICATO DI CONFORMITA' IMPIANTO ELETTRICO		
REVISIONE	DATA	FATTO
0	09.01.2026	